


# RZUT DACHU 1:100

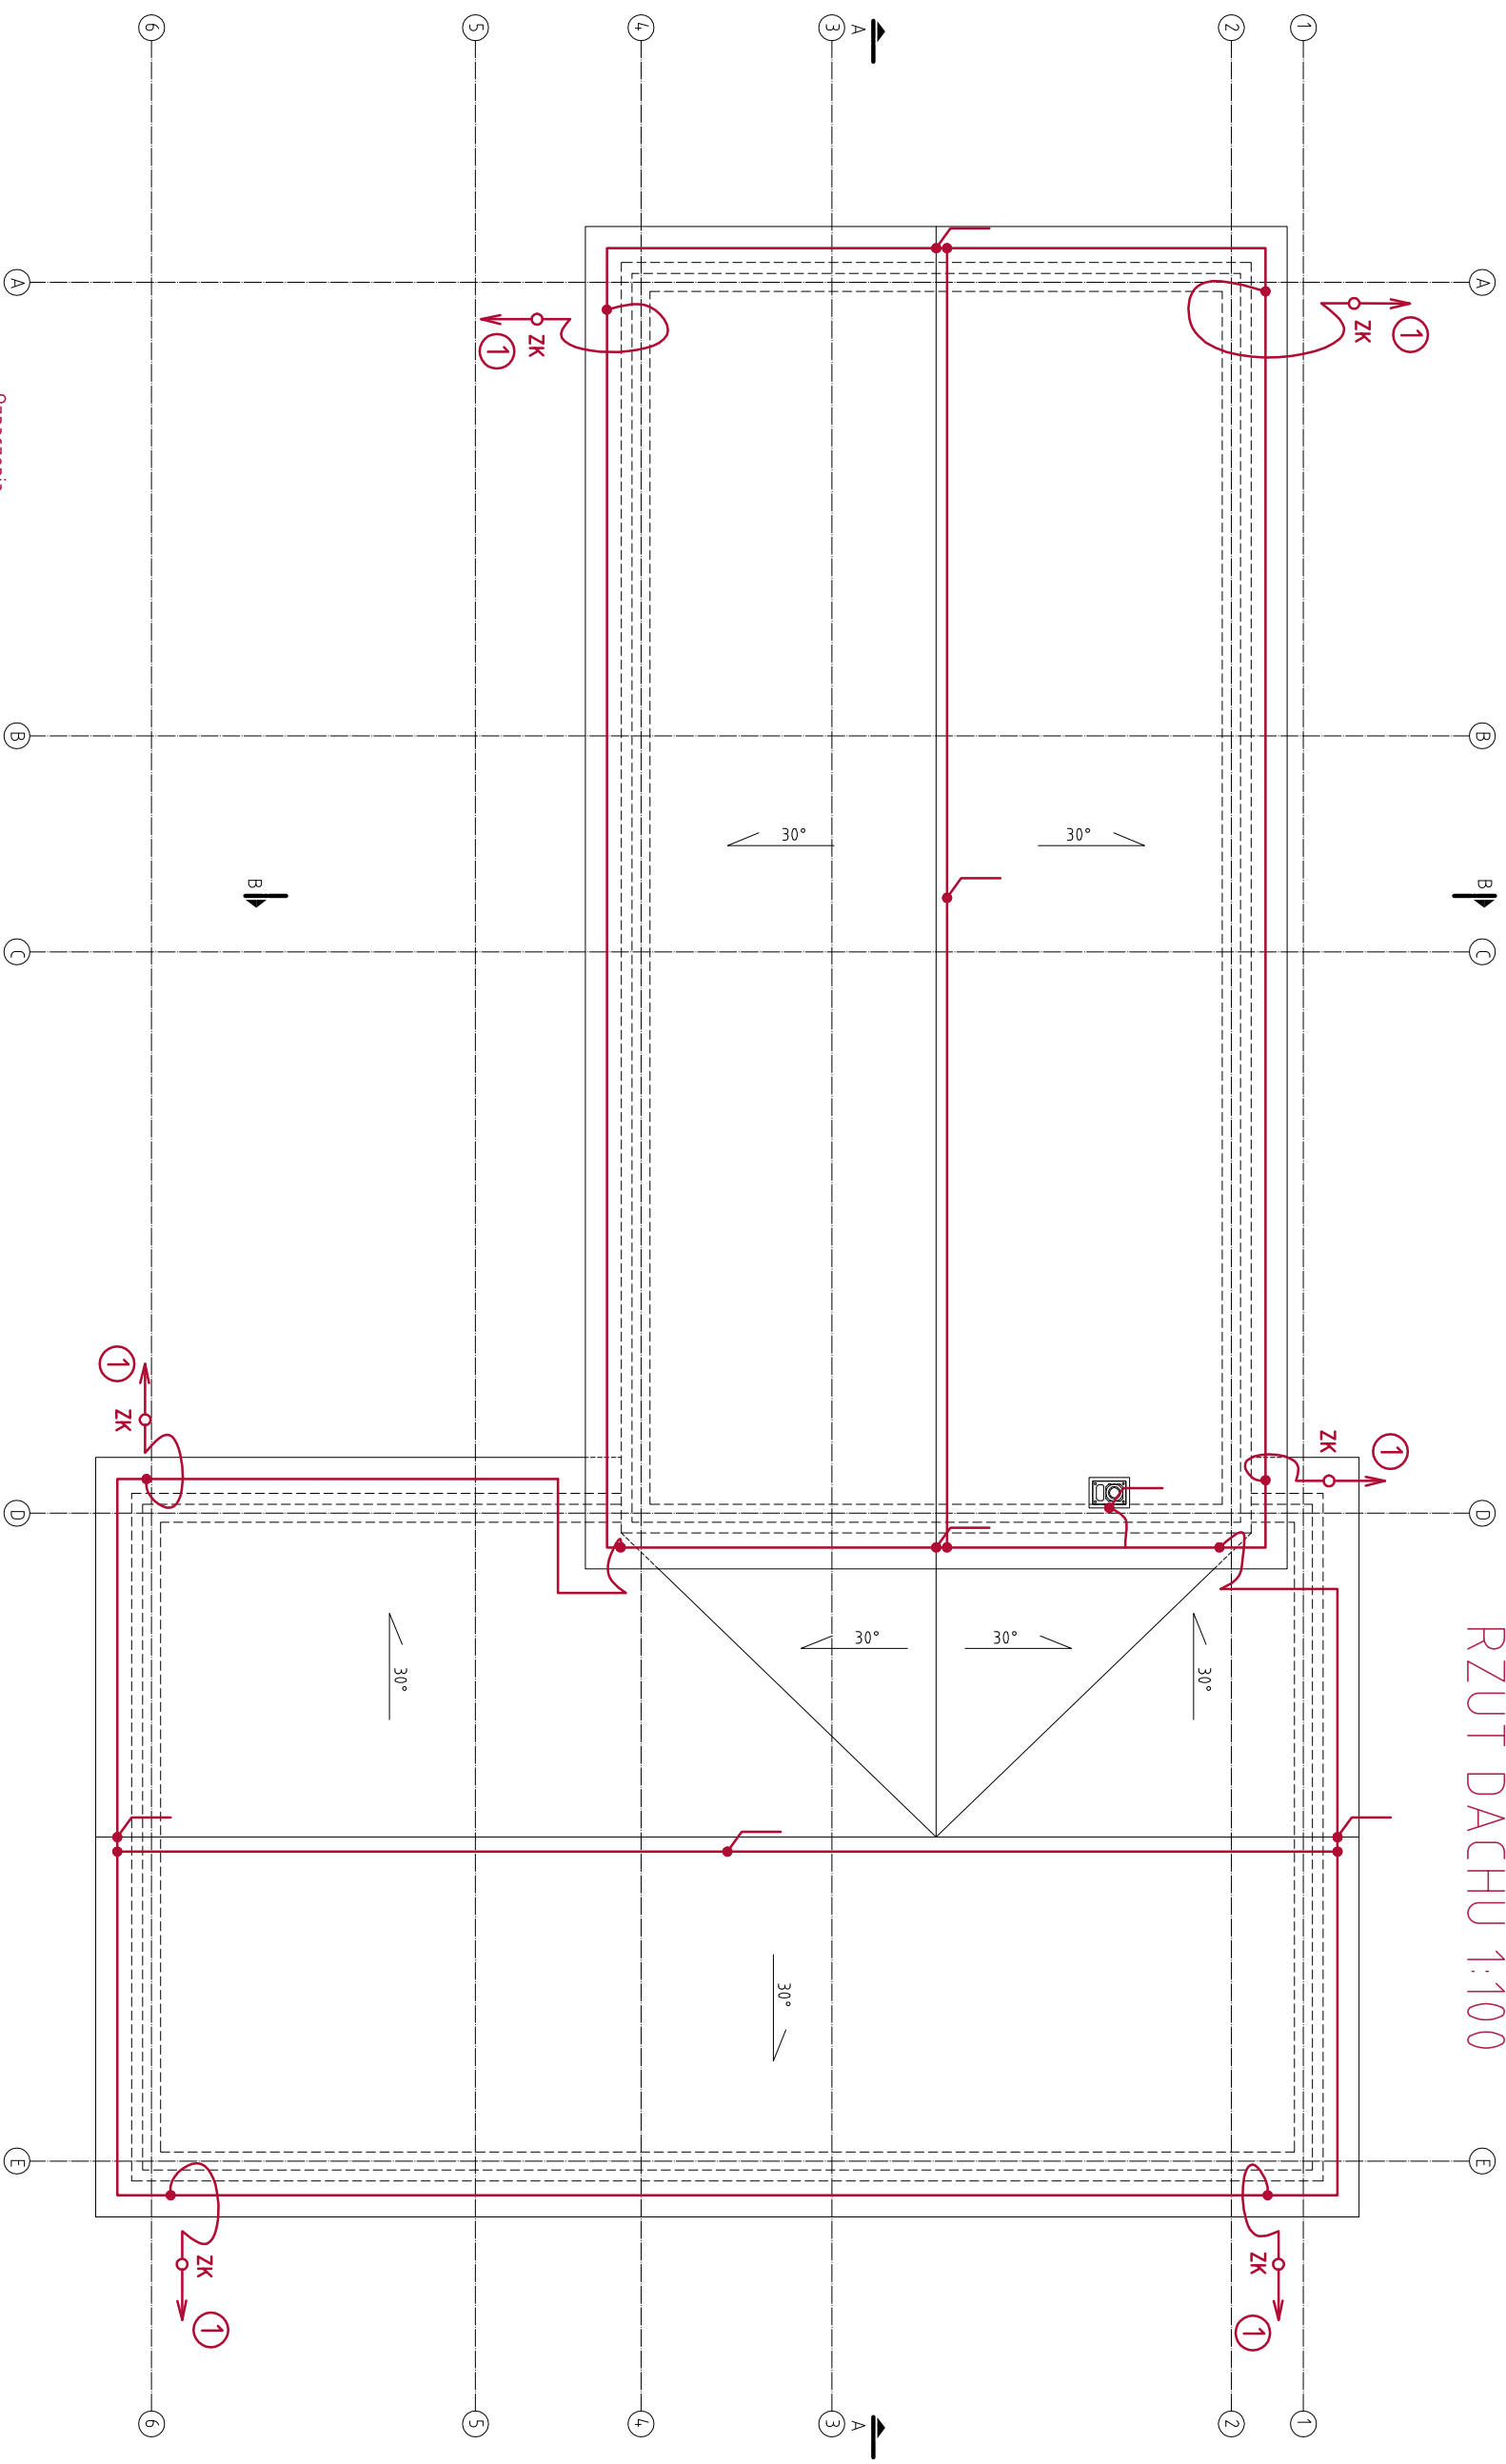

**Oznaczenia:**  
— zwoły poziome i pionowe z drutu  $\varnothing 8$  Fe/Zn

○ ZK  
— złącze kontrolne

① — przyłączenie do uziumu (patrz opis techniczny)

### UWAGA:

1. Szczegóły wykonania inst. odgromowej-patrz opis techniczny.

<b>PROJEKT BUDOWLANY BRANŻA ELEKTRYCZNA</b>	
obiekt:	Budynek administracyjno-usługowy.
Adres budowy:	dziąka nr 1/297, 1/299, obręb 200 pok. Tarnów
Investor:	Makopińska Izba Rolnicza, Os. Krakowiaków 45a/15, 31-964 Kraków
<b>RZUT DACHU</b>	Skala 1:100
<b>INSTALACJA ODGROMOWA.</b>	nr E3
PROJEKTOWAŁ: mgr inż. J. CHRZAN	Podpis: KMICZKI
upr. proj. bud. Nr ewid. E-195/02 w specj. inst. elektryczne	TARNÓW 2015
SPRAWDZIŁ: mgr inż. R. PIOTROWSKI	Podpis:
upr. proj. bud. Nr ewid. PDK/0145/PWOE/04 w specj. inst. elektryczne	